


Planta Baixa - Cozinha


Escala 1:50

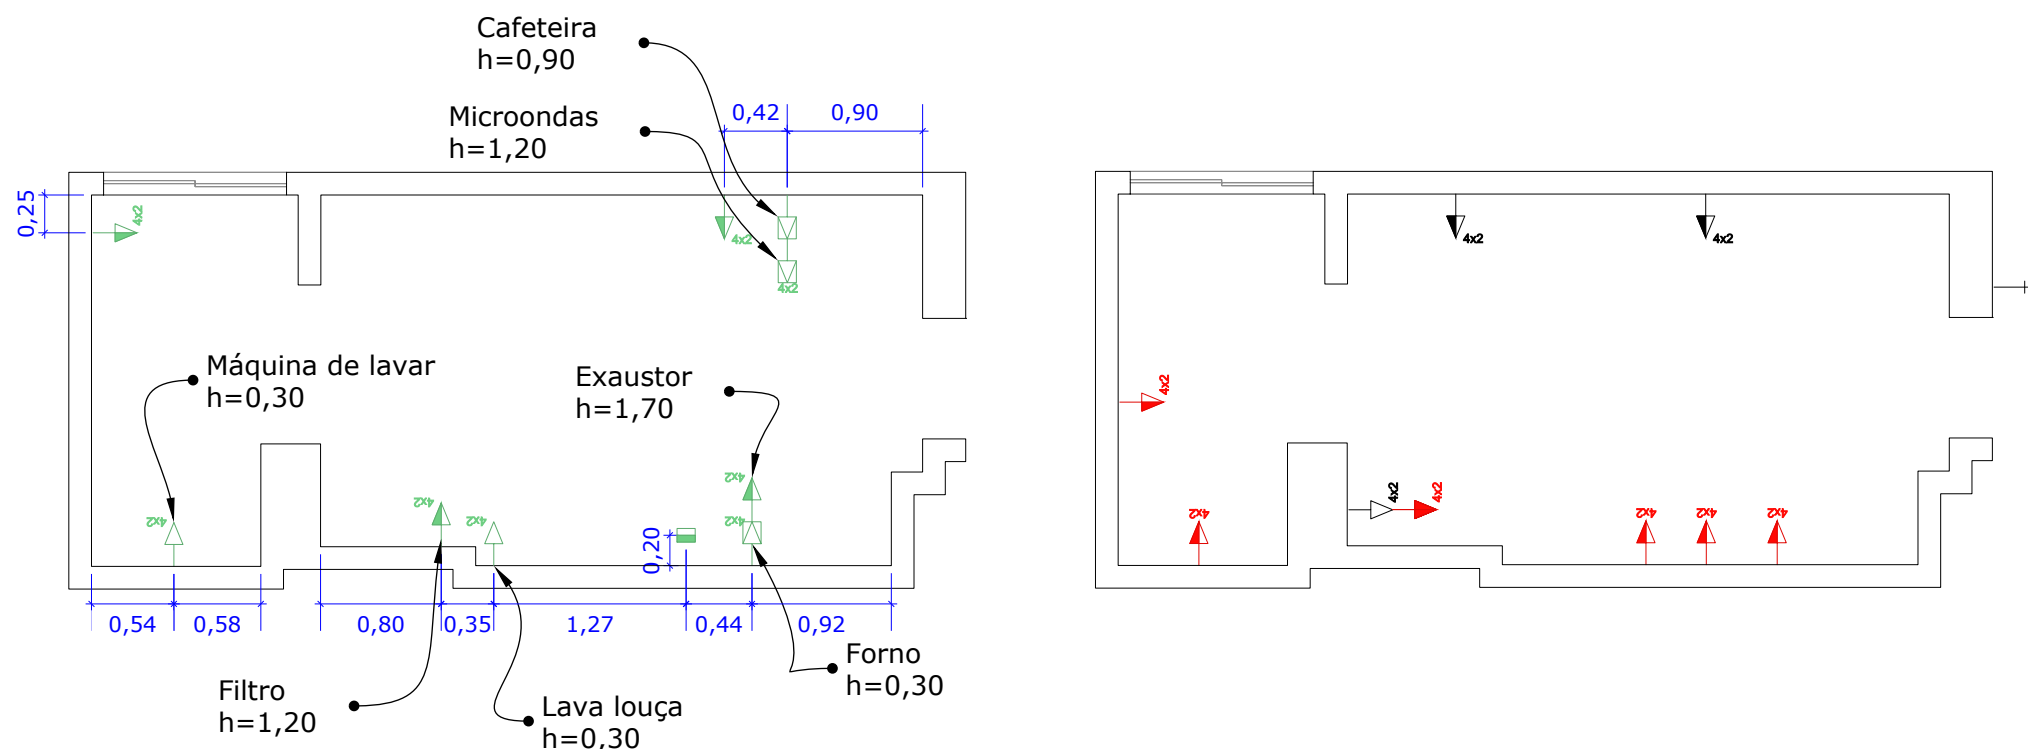

Item	Descrição	Altura
	Tomada Baixa	0,30m
	Tomada Média	1,10m
	Tomada Alta	2,40m
	Interruptor	1,10
	Tomada Embutida na Bancada	-
	Exaustor	-
	Adicionar Pontos	
	Remover Pontos	
	Manter Pontos	


Planta Baixa - Banho Social

Escala 1:50

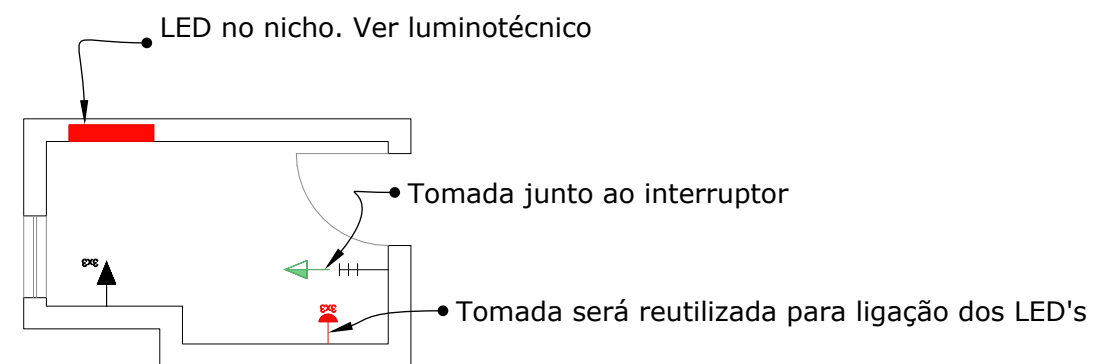

Planta Baixa - Banho Master

Escala 1:50

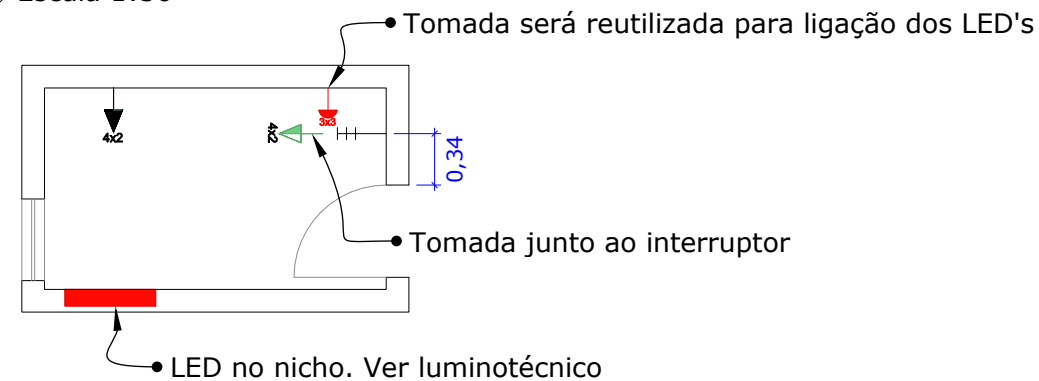

NOTA 01: Conferir medidas no local.

NOTA 02: Qualquer dúvida consultar os demais projetos e/ou o projetista.

NOTA 03: Este projeto não contém cunho/responsabilidade estrutural.

NOTA 04: Cotas no eixo dos pontos.

NOTA 05: Informações de LED indicado no Luminotécnico

ISABELLA GOMES

Arquiteta: Isabella Gomes
Engenheiro Civil: João Carlos Brigagão
CREA 5070826371
Contato: (12) 99635-9557
Email: projetosisabellagomes@gmail.com
São José dos Campos

Proprietário: **Afonso e Jandi**

Local: **Rua Ilha do Norte, 127, Apto 143 - Jardim América**

Projeto: **Pontos Elétrico**

Folha:

Projetista: **Camila Batistela**

01/01

Data: **06/12/23**

Escala: **Indicada**

Unidade: **Metro**

Tam. Folha: **A3**

Prancha: **03/11**