


Planta Baixa - Pavimento Térreo e Inferior
Escala 1:50

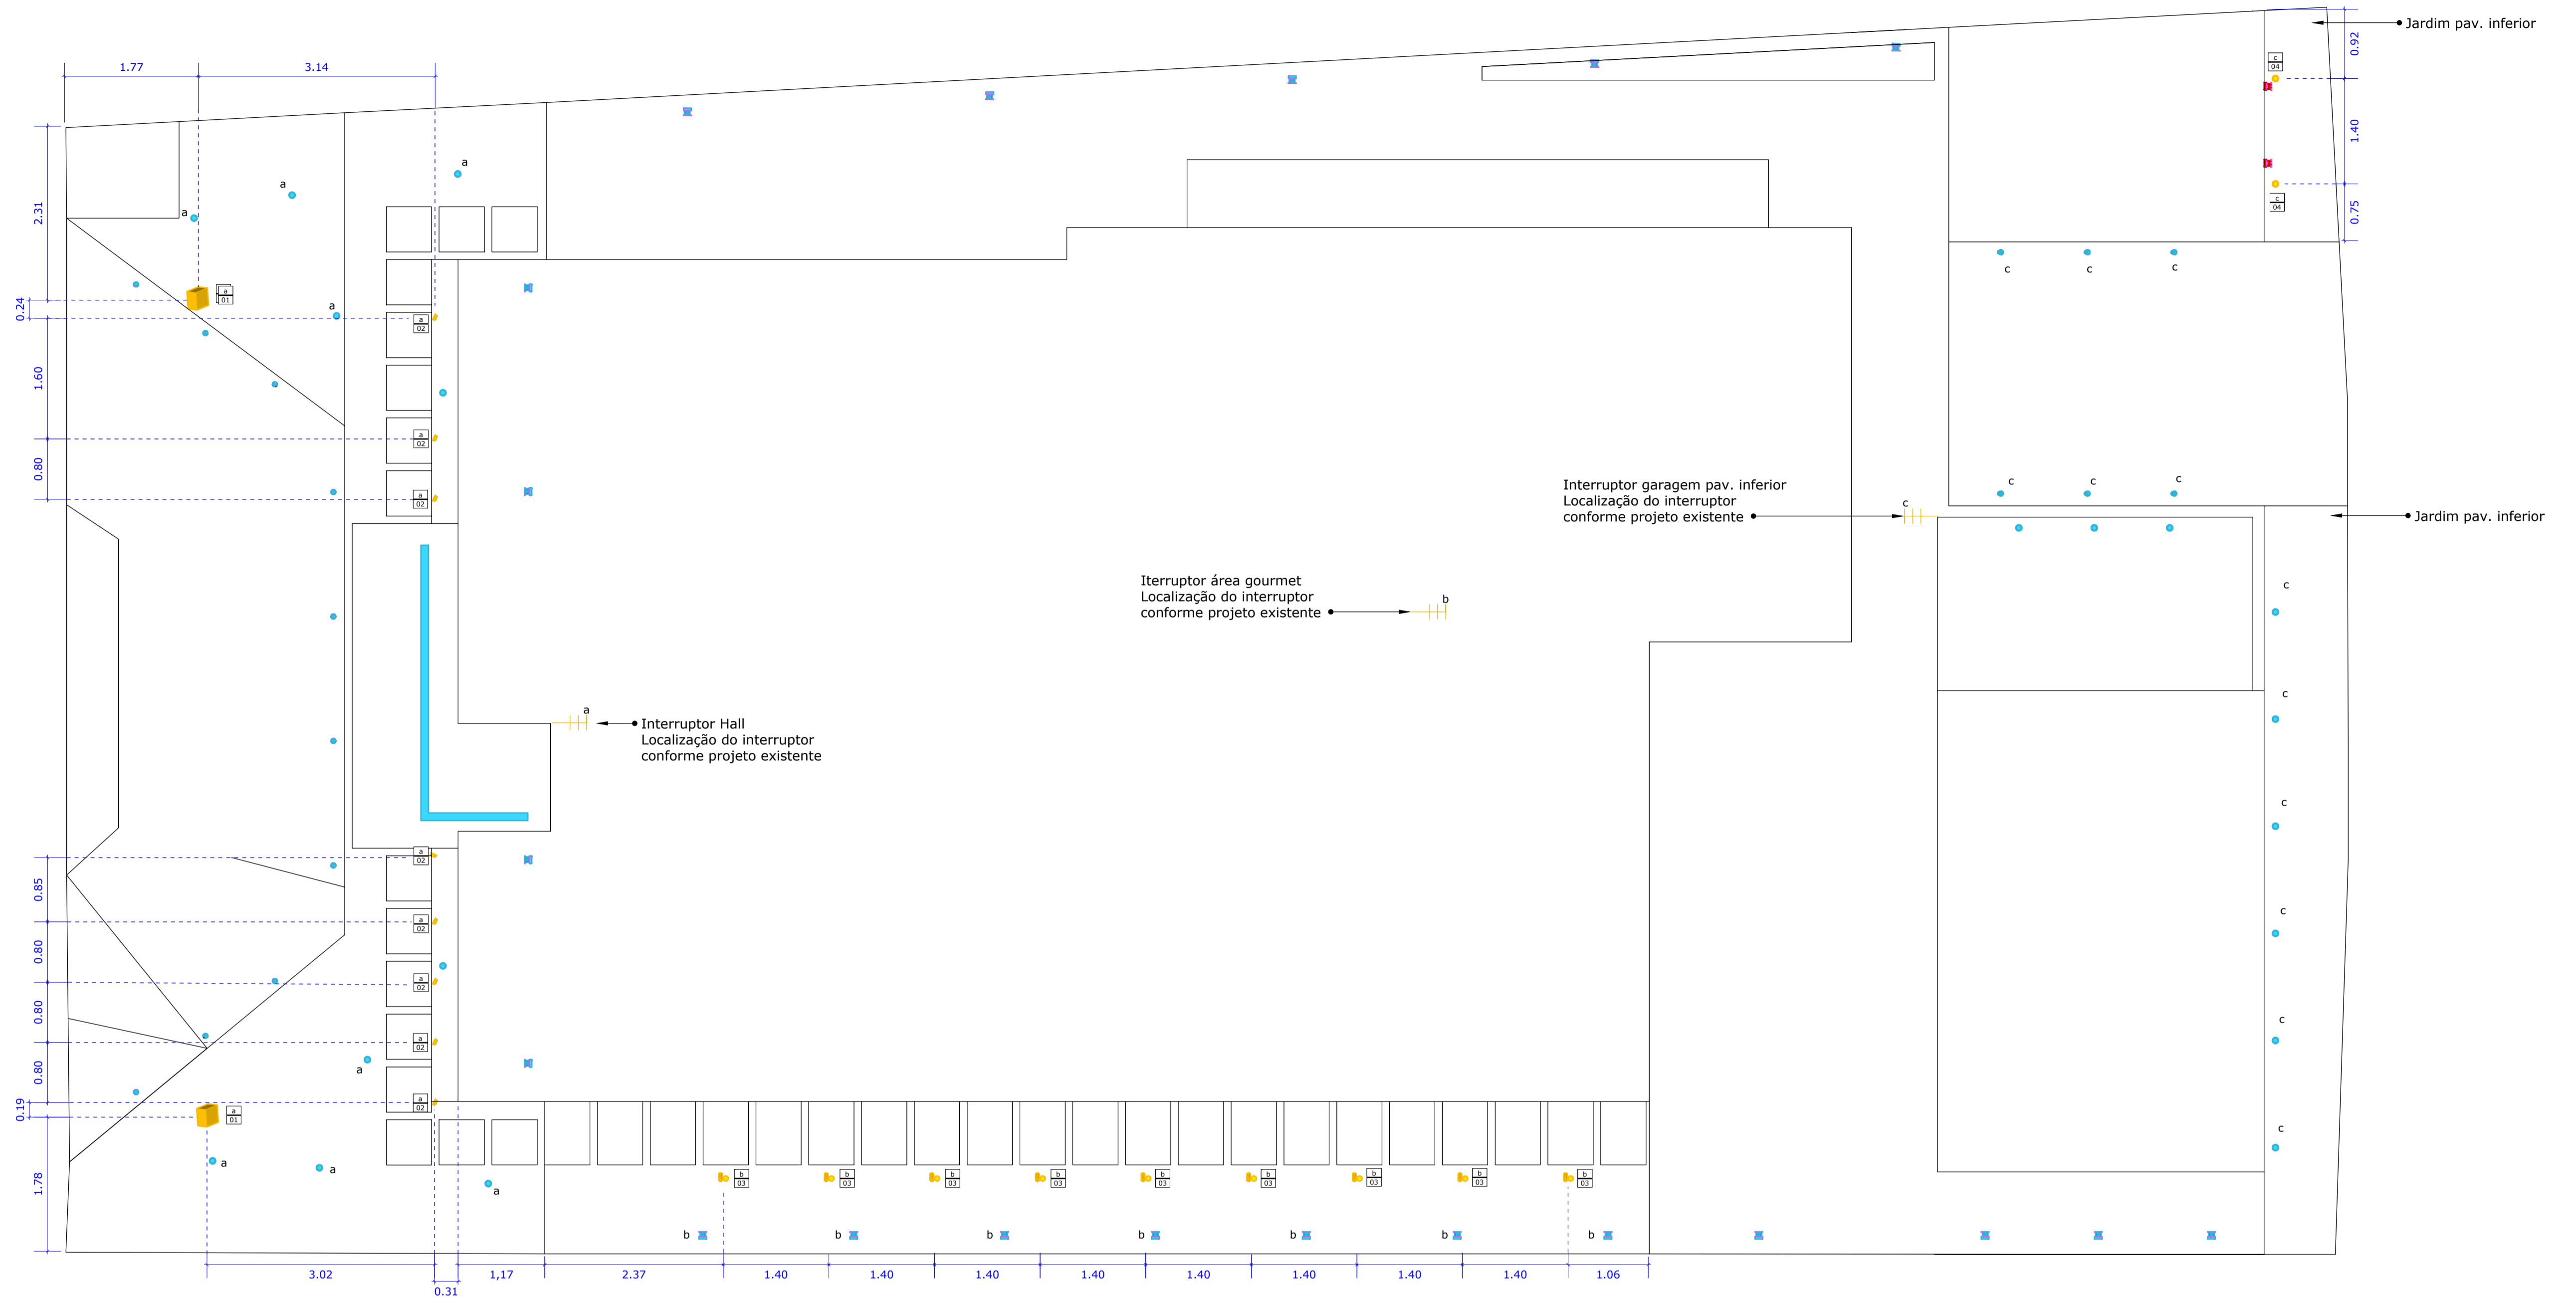

Item	1	2	3	4
Imagem				
Quantidade	02 unidades	08 unidades	09 unidades	02 unidades
Descrição/Obs	Refletor LED	Espeto de jardim	Poste balizador	Embutido de Solo
Marca	Blumenau	Blumenau	Blumenau	Interlight
Modelo	Play	Focus	Arten	Flat in
Acabamento	Preto	Preto	Preto	Preto
Temperatura	3000K	3000K	3000K	3000K

Mesmo modelo do projeto luminotécnico existente

Item	Descrição
	Pontos a manter do projeto luminotécnico existente
	Pontos a adicionar
	Pontos a remover

Circuitos

- A iluminação que não estiver representada com letras de circuitos deverá seguir o projeto existente;
- A iluminação representada com o símbolo "a" se trata da iluminação nova sugerida pelo projeto de paisagismo;
- A iluminação representada apenas com uma letra "x" se trata da iluminação do projeto luminotécnico existente que se juntará ao circuito do projeto de paisagismo;
- Circuito A: No projeto existente o circuito A foi representado com o número 05 na fachada;
- Circuito B: No projeto existente o circuito B foi representado com o número 05 no corredor lateral direito;
- Circuito C: No projeto existente o circuito C foi representado com o número 06 na fachada posterior no pav. inferior.

- NOTA 01: Conferir medidas no local.
 NOTA 02: Qualquer dúvida consultar os demais projetos e/ou o projetista.
 NOTA 03: Este projeto não contém cunho estrutural.
 NOTA 04: Cotas no eixo dos pontos.
 NOTA 05: Conferir quantidade de lumens com a loja responsável pelo produto.

		Arquiteta: Isabella Gomes Engenheiro Civil: João Carlos Brigagão CREA 5070826371 Contato: (12) 99635-9557 Email: projetosisabellagomes@gmail.com São José dos Campos	
		Proprietário: Renata Variane	
Local: Alameda Sivuca - Residencial Jaguary - Urbanova			
Projeto: Luminotécnico		Folha: 01/01	
Projetista: Isabella Gomes			
Data: 28/02/24	Escala: Indicada	Unidade: Metro	Tam. Folha: A1 Prancha: 03/04