


## Planta Baixa - Convívio


Escala 1:50

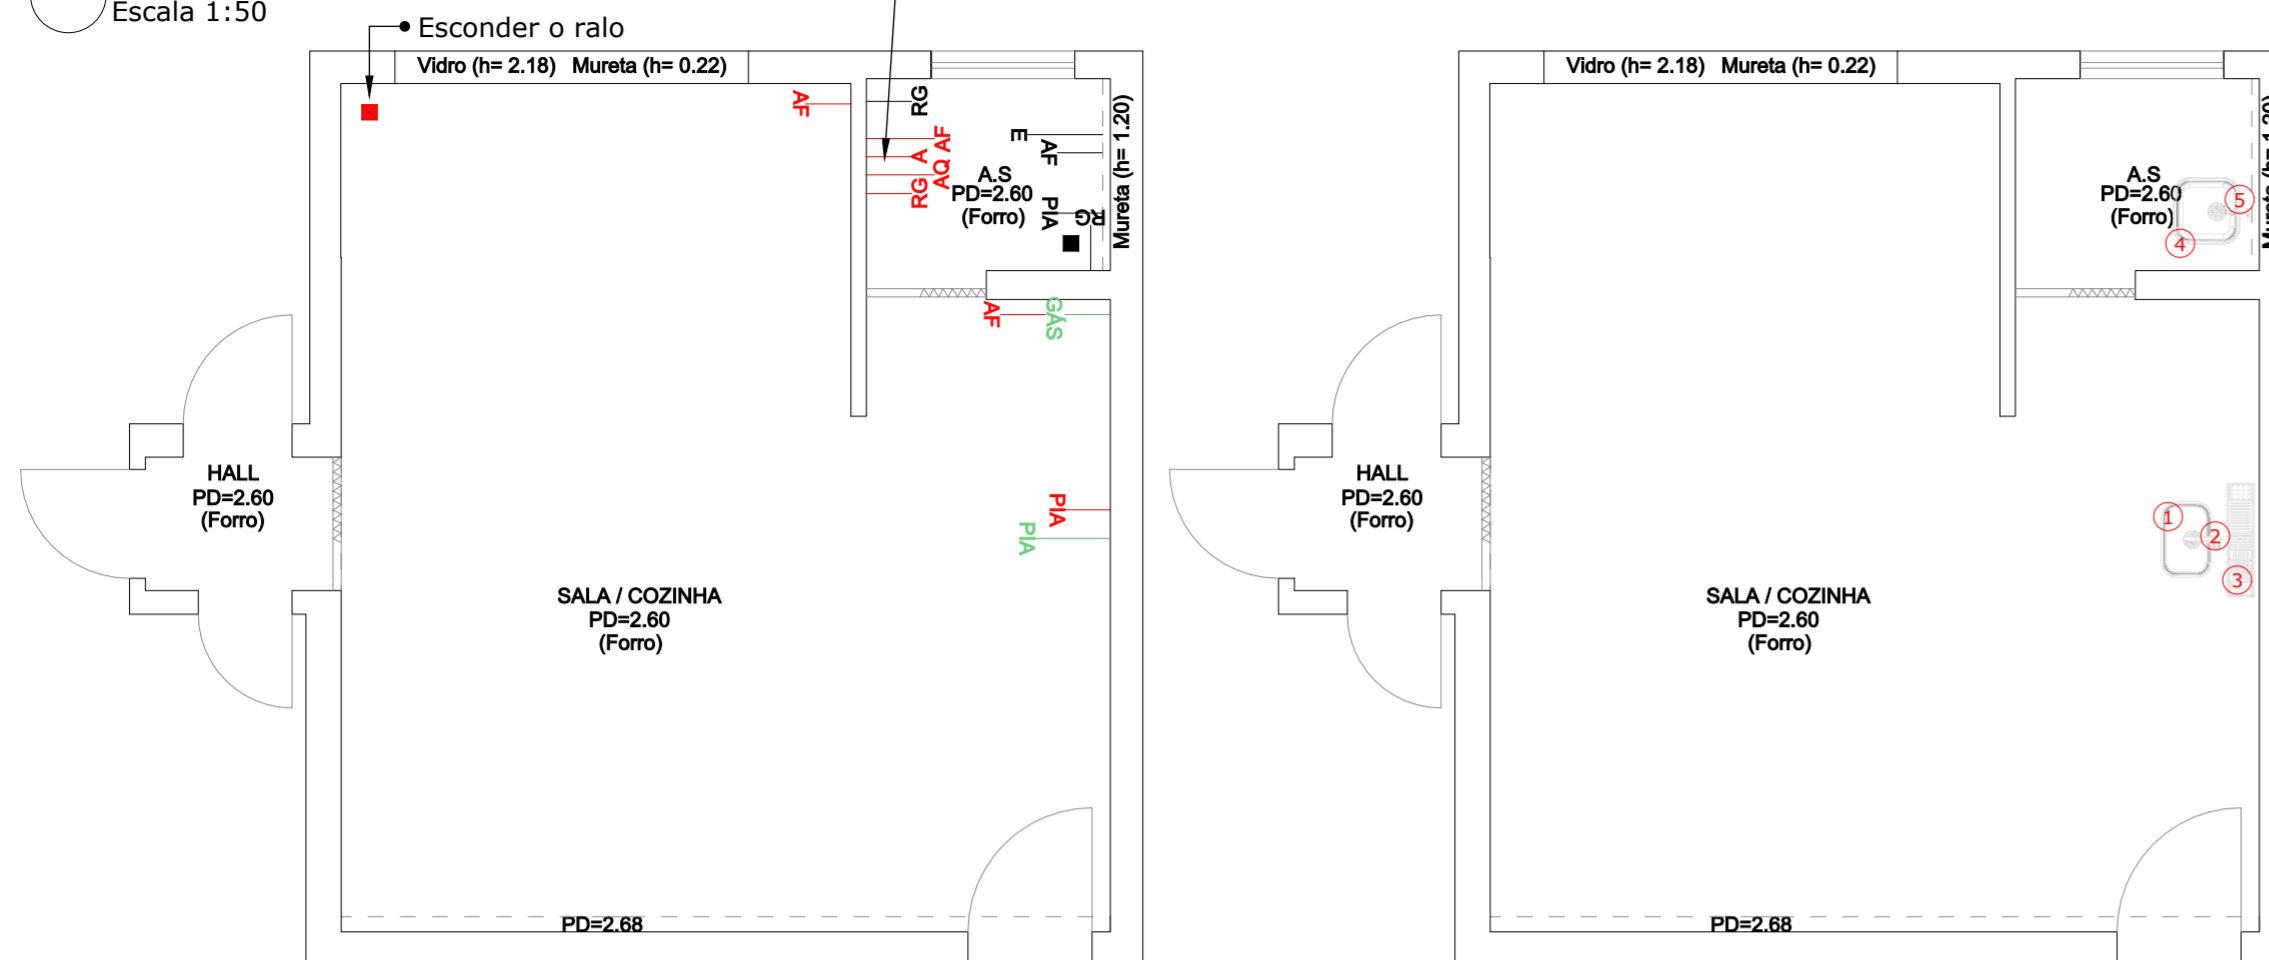

Item	1	2	3	4	5
<b>Imagem</b>					
<b>Quantidade</b>	1	1	1	1	1
<b>Descrição</b>	Cuba	Torneira com Filtro	Calha Úmida	Tanque	Torneira
<b>Marca</b>	Tramontina	Deca	Calha Úmida	Tramontina	Deca
<b>Modelo</b>	Cuba de embutir com válvula e escape	Mesa Twin	Kit escorredor sobrepor	Tanque de embutir	Torneira de parede
<b>Cor</b>	Aço inox acetinado	Cromado	Aço inox	Aço inox acetinado	Cromado
<b>Dimensão</b>	0,50x0,40	-	0,85x0,16	0,40x0,35	-

## Planta Baixa - Banho Social

Escala 1:50

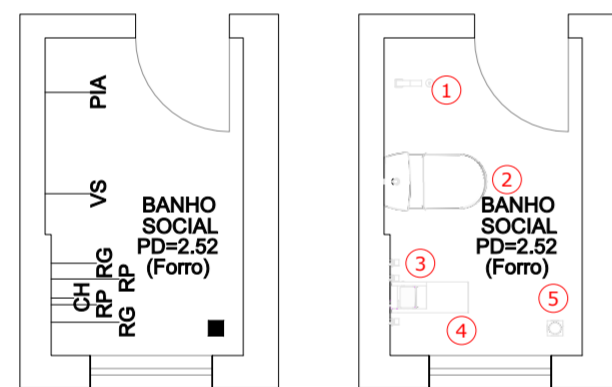

Item	1	2	3	4	5
<b>Imagem</b>					
<b>Quantidade</b>	1	1	4	1	1
<b>Descrição</b>	Torneira	Existente	Acabamento para registro	Chuveiro	Ralo Click
<b>Marca</b>	Docol	-	Deca	Lorenzetti	-
<b>Modelo</b>	Torneira de pia com bica baixa	-	Acabamento para registro de gaveta	Chuveiro elétrico	Ralo Click Inteligente
<b>Cor</b>	Preta fosca lift	-	Black matte	Preto fosco	Aço inox
<b>Dimensão</b>	-	-	-	-	0,10x0,10

NOTA 01: Conferir medidas no local.


NOTA 02: Qualquer dúvida consultar os demais projetos e/ou o projetista.

NOTA 03: Este projeto não contém cunho/responsabilidade estrutural.

NOTA 04: Cotas no eixo dos pontos.

## Planta Baixa - Banho Master

Escala 1:50

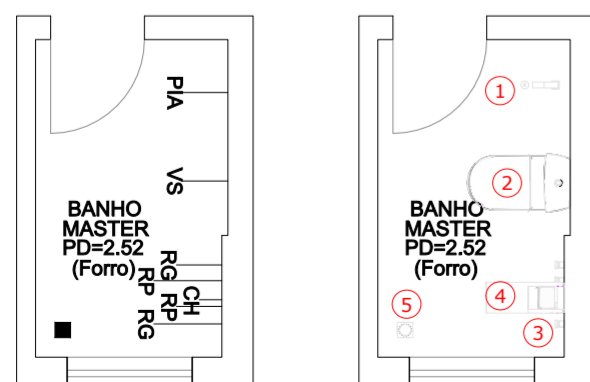

Item	1	2	3	4	5
<b>Imagem</b>					
<b>Quantidade</b>	1	1	4	1	1
<b>Descrição</b>	Torneira	Existente	Acabamento para registro	Chuveiro	Ralo Click
<b>Marca</b>	Docol	-	Deca	Lorenzetti	-
<b>Modelo</b>	Torneira de pia com bica baixa	-	Acabamento para registro de gaveta	Chuveiro elétrico	Ralo Click Inteligente
<b>Cor</b>	Preta fosca lift	-	Black matte	Preto fosco	Aço inox
<b>Dimensão</b>	-	-	-	-	0,10x0,10

	Arquiteta: Isabella Gomes Engenheiro Civil: João Carlos Brigagão CREA 5070826371 Contato: (12) 99635-9557 Email: projetosisabellagomes@gmail.com São José dos Campos			
	Proprietário: <b>Thiago e Graziela</b>			
Local: <b>Alvoradas Arboville, bloco B, apto 123</b>				
Projeto: <b>Pontos hidráulicos</b>				Folha:
Projetista: <b>Isabella Gomes</b>				<b>01/01</b>
Data:	Escala:	Unidade:	Tam. Folha:	Prancha:
<b>30/09/24</b>	<b>Indicada</b>	<b>Metro</b>	<b>A2</b>	<b>03/06</b>