
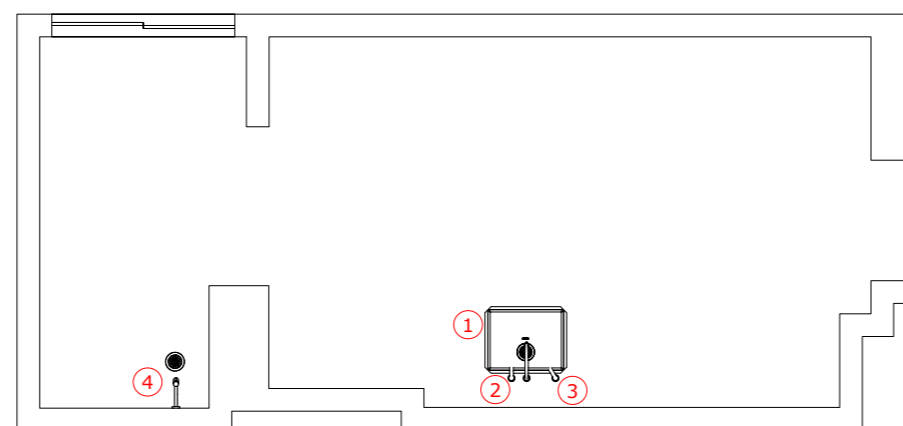
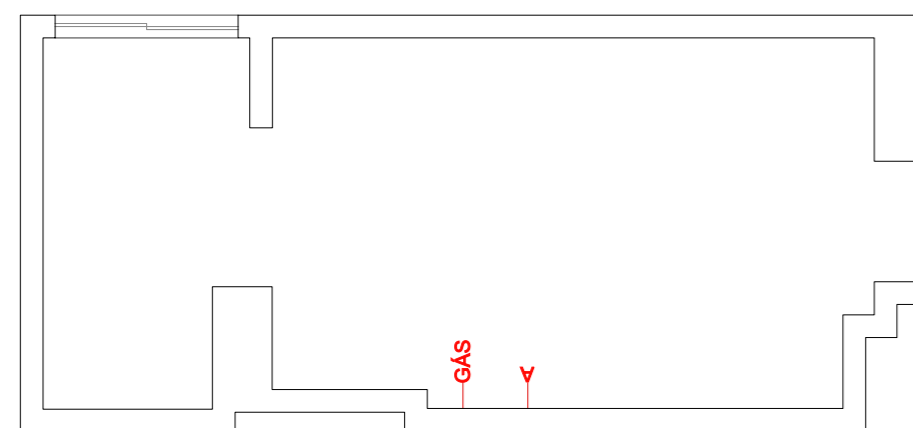


Planta Baixa - Cozinha


Escala 1:50

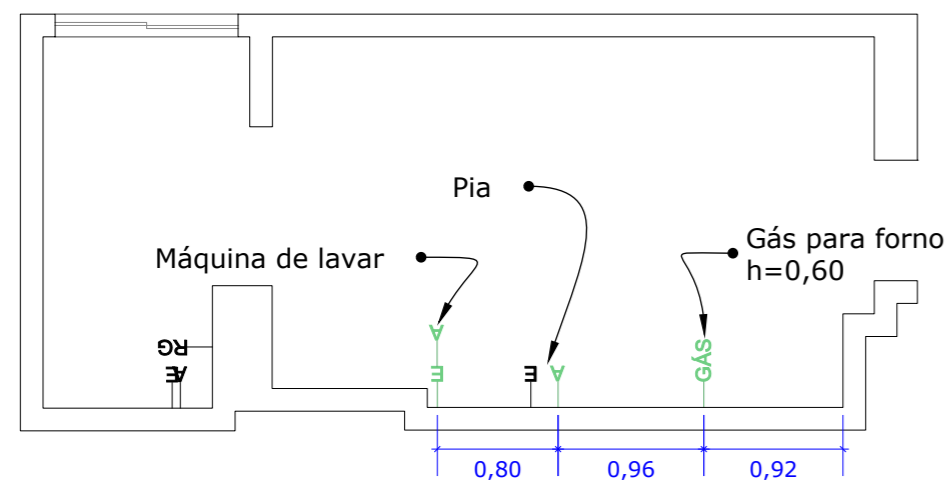

Item	1	2	3	4
Imagem				
Quantidade	1 Unidade	1 Unidade	1 Unidade	1 Unidade
Descrição	Cuba embutida	Misturador monocomando de mesa	Dosador detergente embutido	Torneira de parede
Marca	Tramontina	Deca	Bela Metais	Deca
Modelo	Dora 50 BL	Colore	-	1178
Cor	Aço inoxidável	Cromado e preto	Cromado	Cromado
Dimensão	0,50 x 0,40	-	500ml	-

Planta Baixa - Banho Master

Escala 1:50

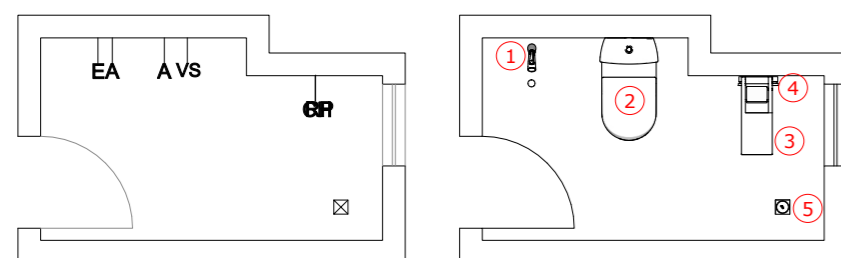


Item	1	2	3	4	5
Imagem					
Quantidade	1 Unidade	1 Unidade	1 Unidade	2 Unidades	1 Unidade
Descrição	Torneira de bancada	Vaso sanitário caixa acoplada	Chuveiro de parede	Acabamento de registro	Ralo click
Marca	Welle	Roca	Lorenzetti	Bracci	-
Modelo	Bica baixa luxo	Nexo	Acqua Duo Ultra	B09003B	Click inteligente
Cor	Preto e Rosé	Branco	Preto	Preto	Aço inox
Dimensão	-	-	-	-	0,10 x 0,10

Item	Descrição
GÁS	Ponto de gás
A	Ponto de água fria
E	Ponto de esgoto
RG	Registro geral
RP	Registro de pressão
VS	Vaso sanitário
CH	Chuveiro
⊠	Ralo
	Adicionar Pontos
	Remover Pontos
	Manter Pontos

Planta Baixa - Banho Master

Escala 1:50

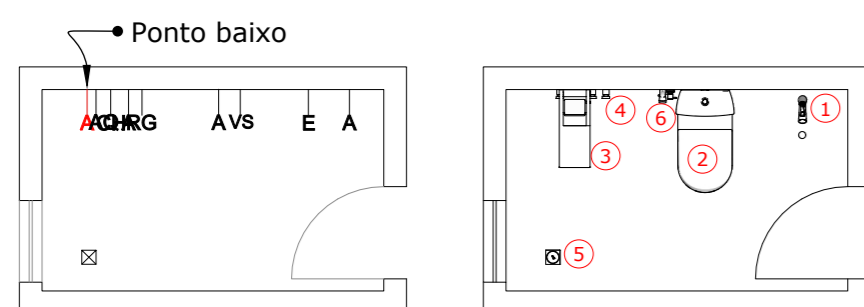

Item	1	2	3	4	5	6
Imagem						
Quantidade	1 Unidade	1 Unidade	1 Unidade	3 Unidades	1 Unidade	1 Unidade
Descrição	Torneira de bancada	Vaso sanitário caixa acoplada	Chuveiro de parede	Acabamento de registro	Ralo click	Ducha higiênica
Marca	Welle	Roca	Lorenzetti	Bracci	-	Bracci
Modelo	Bica baixa luxo	Nexo	Acqua Duo Ultra	B09003B	Click inteligente	B07018B
Cor	Preto e Rosé	Branco	Preto	Preto	Aço inox	Preto
Dimensão	-	-	-	-	0,10 x 0,10	-

NOTA 01: Conferir medidas no local.

NOTA 02: Qualquer dúvida consultar os demais projetos e/ou o projetista.

NOTA 03: Este projeto não contém cunho/responsabilidade estrutural.

NOTA 04: Cotas no eixo dos pontos.

		Arquiteta: Isabella Gomes Engenheiro Civil: João Carlos Brigagão CREA 5070826371 Contato: (12) 99635-9557 Email: projetosisabellagomes@gmail.com São José dos Campos		
		Proprietário: Afonso e Jandi		
Local:		Rua Ilha do Norte, 127, Apto 143 - Jardim América		
Projeto:		Pontos Hidráulicos		Folha:
Projetista:		Isabella Gomes		01/01
Data:	Escala:	Unidade:	Tam. Folha:	
06/12/23	Indicada	Metro	A2	04/11