



Planta Baixa - Duto de exaustão

Escala 1:50

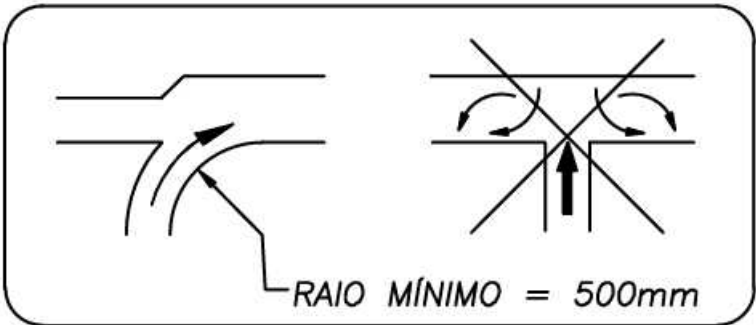

AO INSTALAR MAIS DE UM SECADOR, NUNCA FAÇA A LIGAÇÃO DOS DUTOS DE EXAUSTÃO COM SEÇÃO EM "T" (RETAS). UTILIZE SEMPRE CURVAS, COMO MOSTRADO NO DESENHO ACIMA

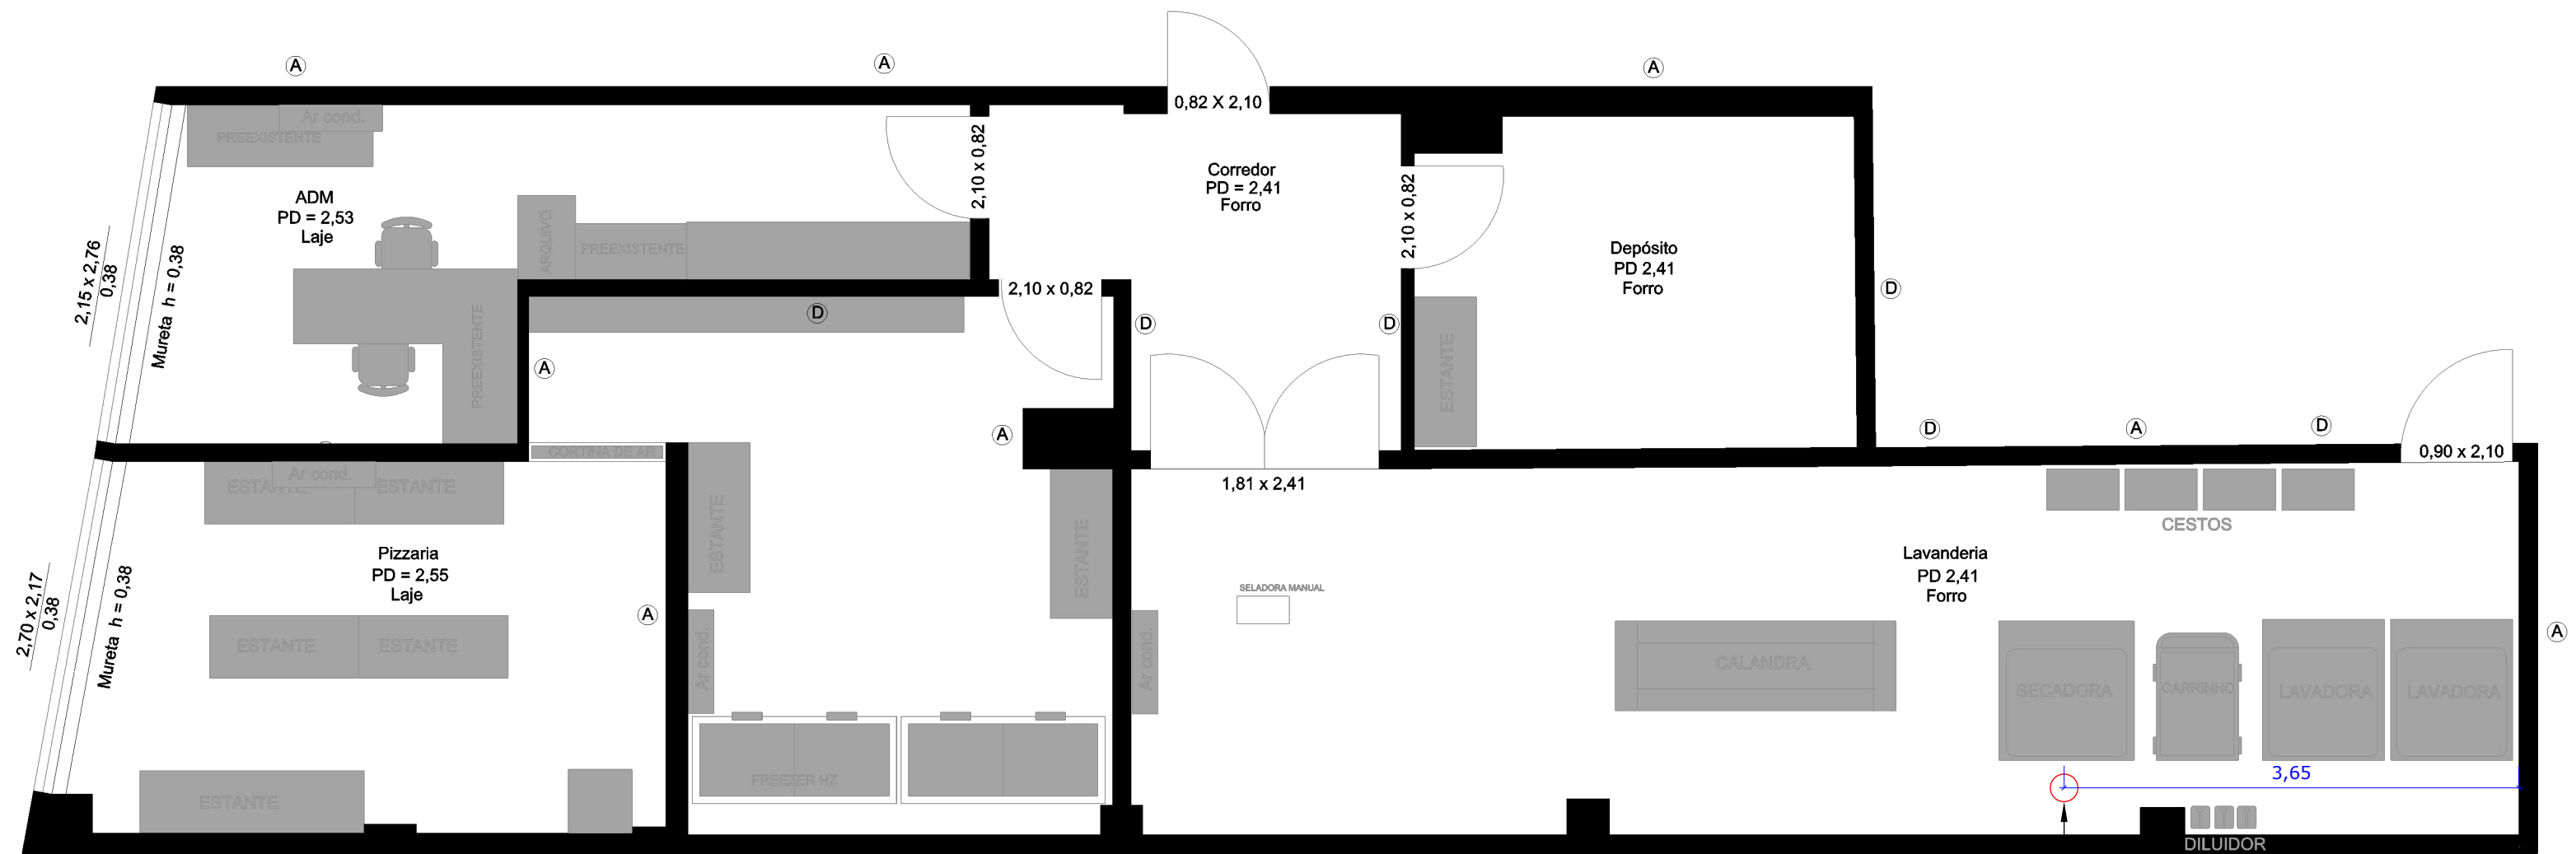

SAÍDA DO DUTO DE EXAUSTÃO

MEDIDAS DE TUBULAÇÕES		
MÁQUINA	TUBO RETANGULAR	TUBO REDONDO
SECADOR 12kg	120x160	Ø 6.1/2" (Ø160mm)
SECADOR 16kg	120x160	Ø 6.1/2" (Ø160mm)
SECADOR 20kg	150x210	Ø 8" (Ø200mm)
SECADOR 30kg	150x210	Ø 8" (Ø200mm)
SECADOR 60kg	182x250	Ø 10" (Ø240mm)
SECADOR 120kg	240x298	Ø 12" (Ø300mm)

- NOTA 01: Conferir medidas no local.
- NOTA 02: Qualquer dúvida consultar os demais projetos e/ou o projetista.
- NOTA 03: Este projeto não contém cunho/responsabilidade estrutural.
- NOTA 04: O profissional deverá avaliar a estrutura e sustentação de cada peça, podendo modifica-la se necessário. Para grandes modificações contatar o projetista.

 ISABELLA GOMES		Arquiteta: Isabella Gomes Engenheiro Civil: João Carlos Brigagão CREA 5070826371 Contato: (12) 99635-9557 Email: projetosisabellagomes@gmail.com São José dos Campos		
Proprietário: Pedro e Renan				
Local: R. República de Israel, 60 - Jardim Oswaldo Cruz, SJC - SP				
Projeto: Duto de exaustão				Folha: 01/01
Projetista: Isabella Gomes				
Data: 19/03/2025	Escala: Indicada	Unidade: Metro	Tam. Folha: A3	Prancha: 12/13