


Planta Baixa - Layout descritivo

Escala 1:50

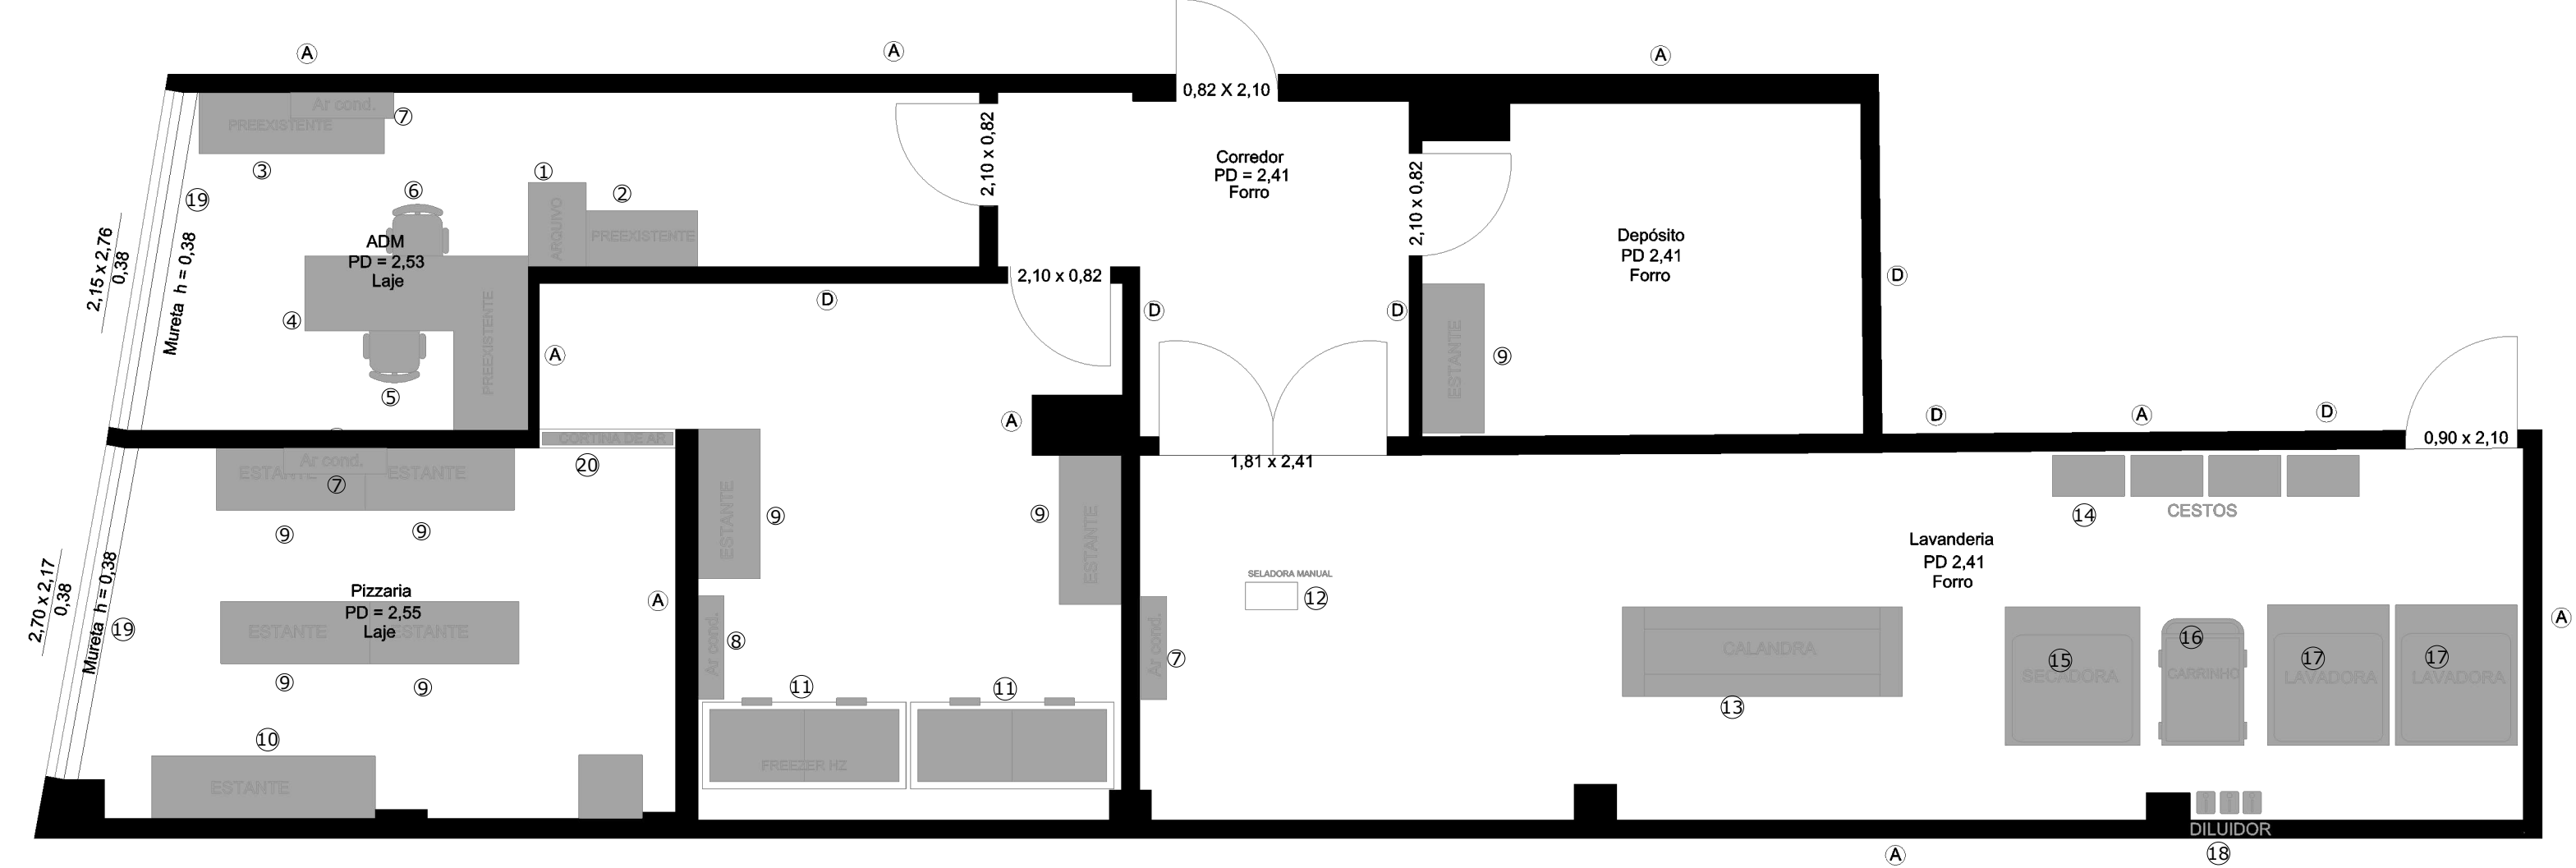

| Tabela | Item       | 1               | 2               | 3               | 4               | 5               | 6               | 7               | 8                                              | 9               | 10              | 11                          | 12                    |
|--------|------------|-----------------|-----------------|-----------------|-----------------|-----------------|-----------------|-----------------|------------------------------------------------|-----------------|-----------------|-----------------------------|-----------------------|
|        | Imagem     |                 |                 |                 |                 |                 |                 |                 |                                                |                 |                 |                             |                       |
|        | Quantidade | 1               | 1               | 1               | 1               | 1               | 1               | 3               | 1                                              | 7               | 1               | 2                           | 1                     |
|        | Descrição  | Móvel existente | Móvel existente | Móvel existente | Móvel existente | Móvel existente | Móvel existente | Móvel existente | Ar-Condicionado                                | Estante de aço  | Estante de aço  | Conservador horizontal 532L | Seladora manual       |
|        | Marca      | -               | -               | -               | -               | -               | -               | -               | LG                                             | -               | -               | Gelopar                     | A critério do cliente |
|        | Modelo     | -               | -               | -               | -               | -               | -               | -               | Dual Inverter Compact Quente/Frio para 15,9 m² | -               | -               | GHBS-50 BN                  | Elétrica              |
|        | Dimensão   | -               | -               | -               | -               | -               | -               | -               | -                                              | 1,20 x 0,50 x 2 | 1,80 x 0,50 x 2 | 1,65 x 0,72 x 0,93          | -                     |

| Tabela | Item       | 13                   | 14                                 | 15                   | 16                                                  | 17                            | 18                | 19              | 20                         |
|--------|------------|----------------------|------------------------------------|----------------------|-----------------------------------------------------|-------------------------------|-------------------|-----------------|----------------------------|
|        | Imagem     |                      |                                    |                      |                                                     |                               |                   |                 |                            |
|        | Quantidade | 1                    | 4                                  | 1                    | 1                                                   | 2                             | 3                 | 2               | 1                          |
|        | Descrição  | Calandra mural       | Cesto de roupas tecido e alumínio. | Secadores            | Carrinho lavanderia 370l branco com rodas sem tampa | Lavadora extratora automática | Diluidor Totalmix | Móvel existente | Cortina de ar, PVC incolor |
|        | Marca      | Mamute               | Abmidia                            | Mamute               | JSN                                                 | Mamute                        | Tron              | -               | -                          |
|        | Modelo     | Aquecimento elétrico | Dobrável, impermeavel e portatil   | Aquecimento elétrico | -                                                   | XL linha premuim              | Hidráulico        | -               | -                          |
|        | Dimensão   | 2,25 x 0,72 x 0,93   | 0,38 x 0,37 x 0,66                 | 1,09 x 1,115 x 1,755 | 1,04 x 0,715 x 0,71                                 | 0,98 x 1,13 x 1,465           | -                 | -               | 1,09 x 2,55                |

NOTA 01: Conferir medidas no local.

NOTA 02: Qualquer dúvida consultar os demais projetos e/ou o projetista.

NOTA 03: Este projeto não contém cunho/responsabilidade estrutural.

|                                                                                                                |                            |                                                                                                                                                                                     |                          |                          |
|----------------------------------------------------------------------------------------------------------------|----------------------------|-------------------------------------------------------------------------------------------------------------------------------------------------------------------------------------|--------------------------|--------------------------|
| <br><b>ISABELLA GOMES</b> |                            | Arquiteta: Isabella Gomes<br>Engenheiro Civil: João Carlos Brigagão<br>CREA 5070826371<br>Contato: (12) 99635-9557<br>Email: projetosisabellagomes@gmail.com<br>São José dos Campos |                          |                          |
| Proprietário: <b>Pedro e Renan</b>                                                                             |                            |                                                                                                                                                                                     |                          |                          |
| Local: <b>R. República de Israel, 60 - Jardim Oswaldo Cruz, SJC - SP</b>                                       |                            |                                                                                                                                                                                     |                          |                          |
| Projeto: <b>Layout Descritivo</b>                                                                              |                            |                                                                                                                                                                                     | Folha:<br><b>01/01</b>   |                          |
| Projetista: <b>Isabella Gomes</b>                                                                              |                            |                                                                                                                                                                                     |                          |                          |
| Data:<br><b>16/03/2025</b>                                                                                     | Escala:<br><b>Indicada</b> | Unidade:<br><b>Metro</b>                                                                                                                                                            | Tam. Folha:<br><b>A3</b> | Prancha:<br><b>13/13</b> |