
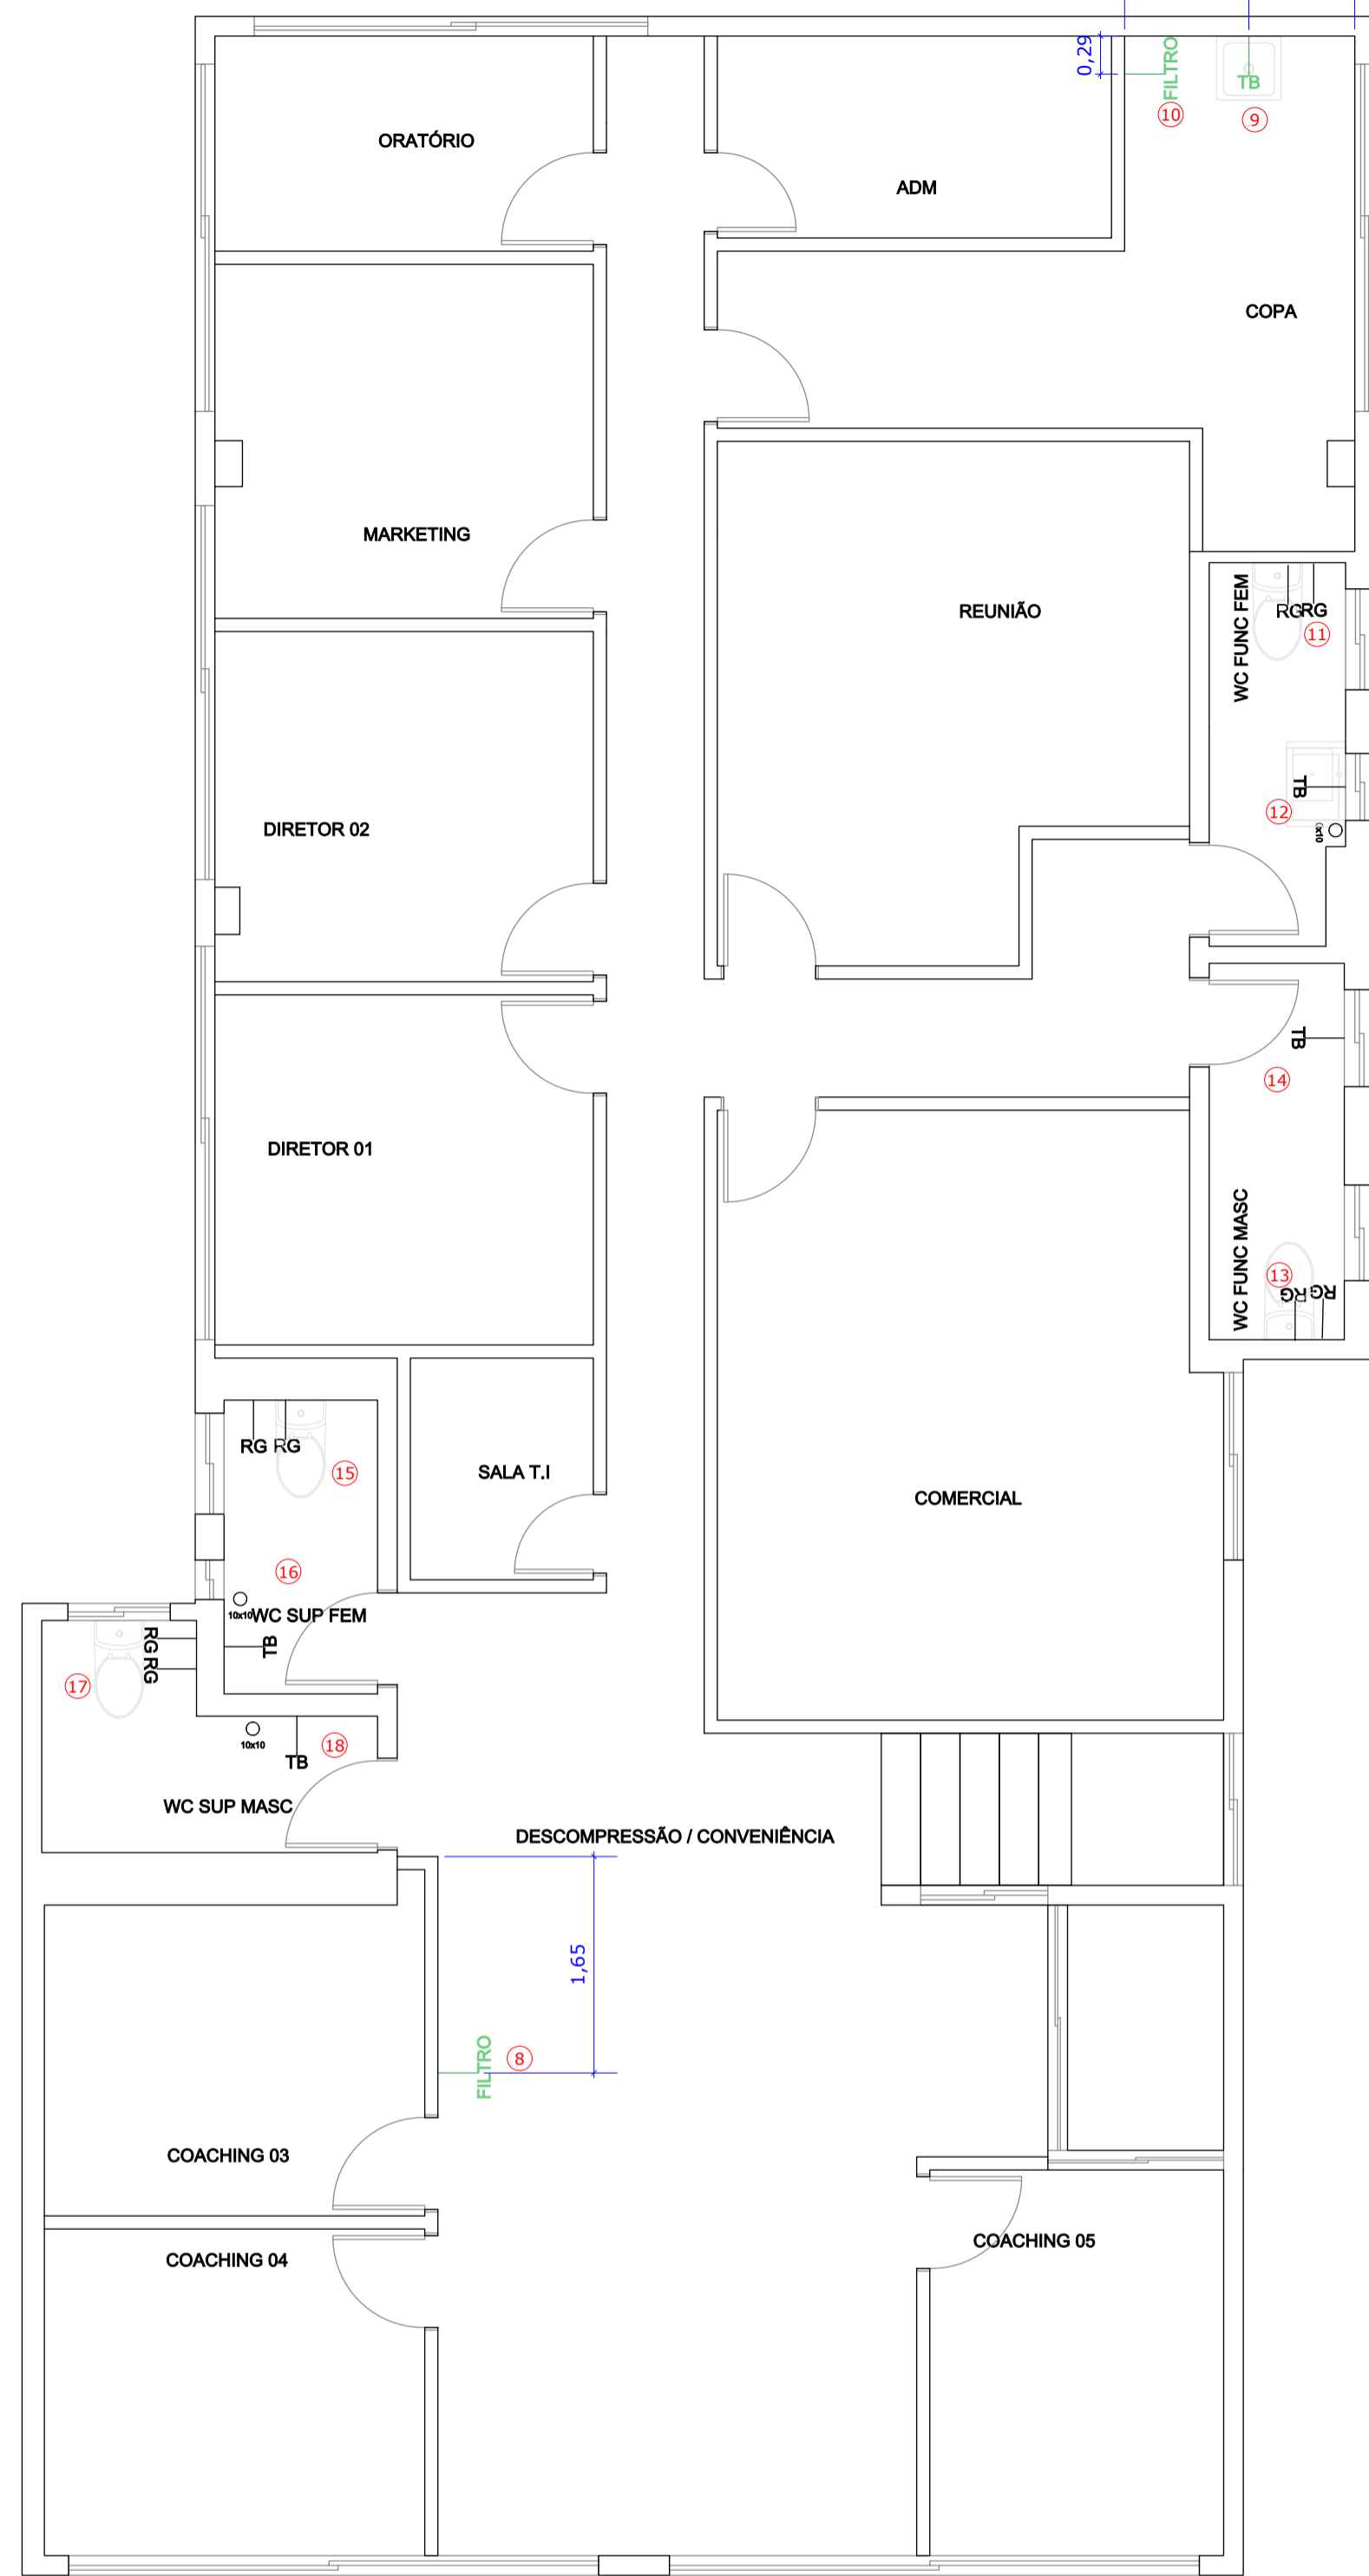


Planta Baixa - Pav. Terreo  
Escala 1:50

Planta Baixa - Pav. Superior  
Escala 1:50

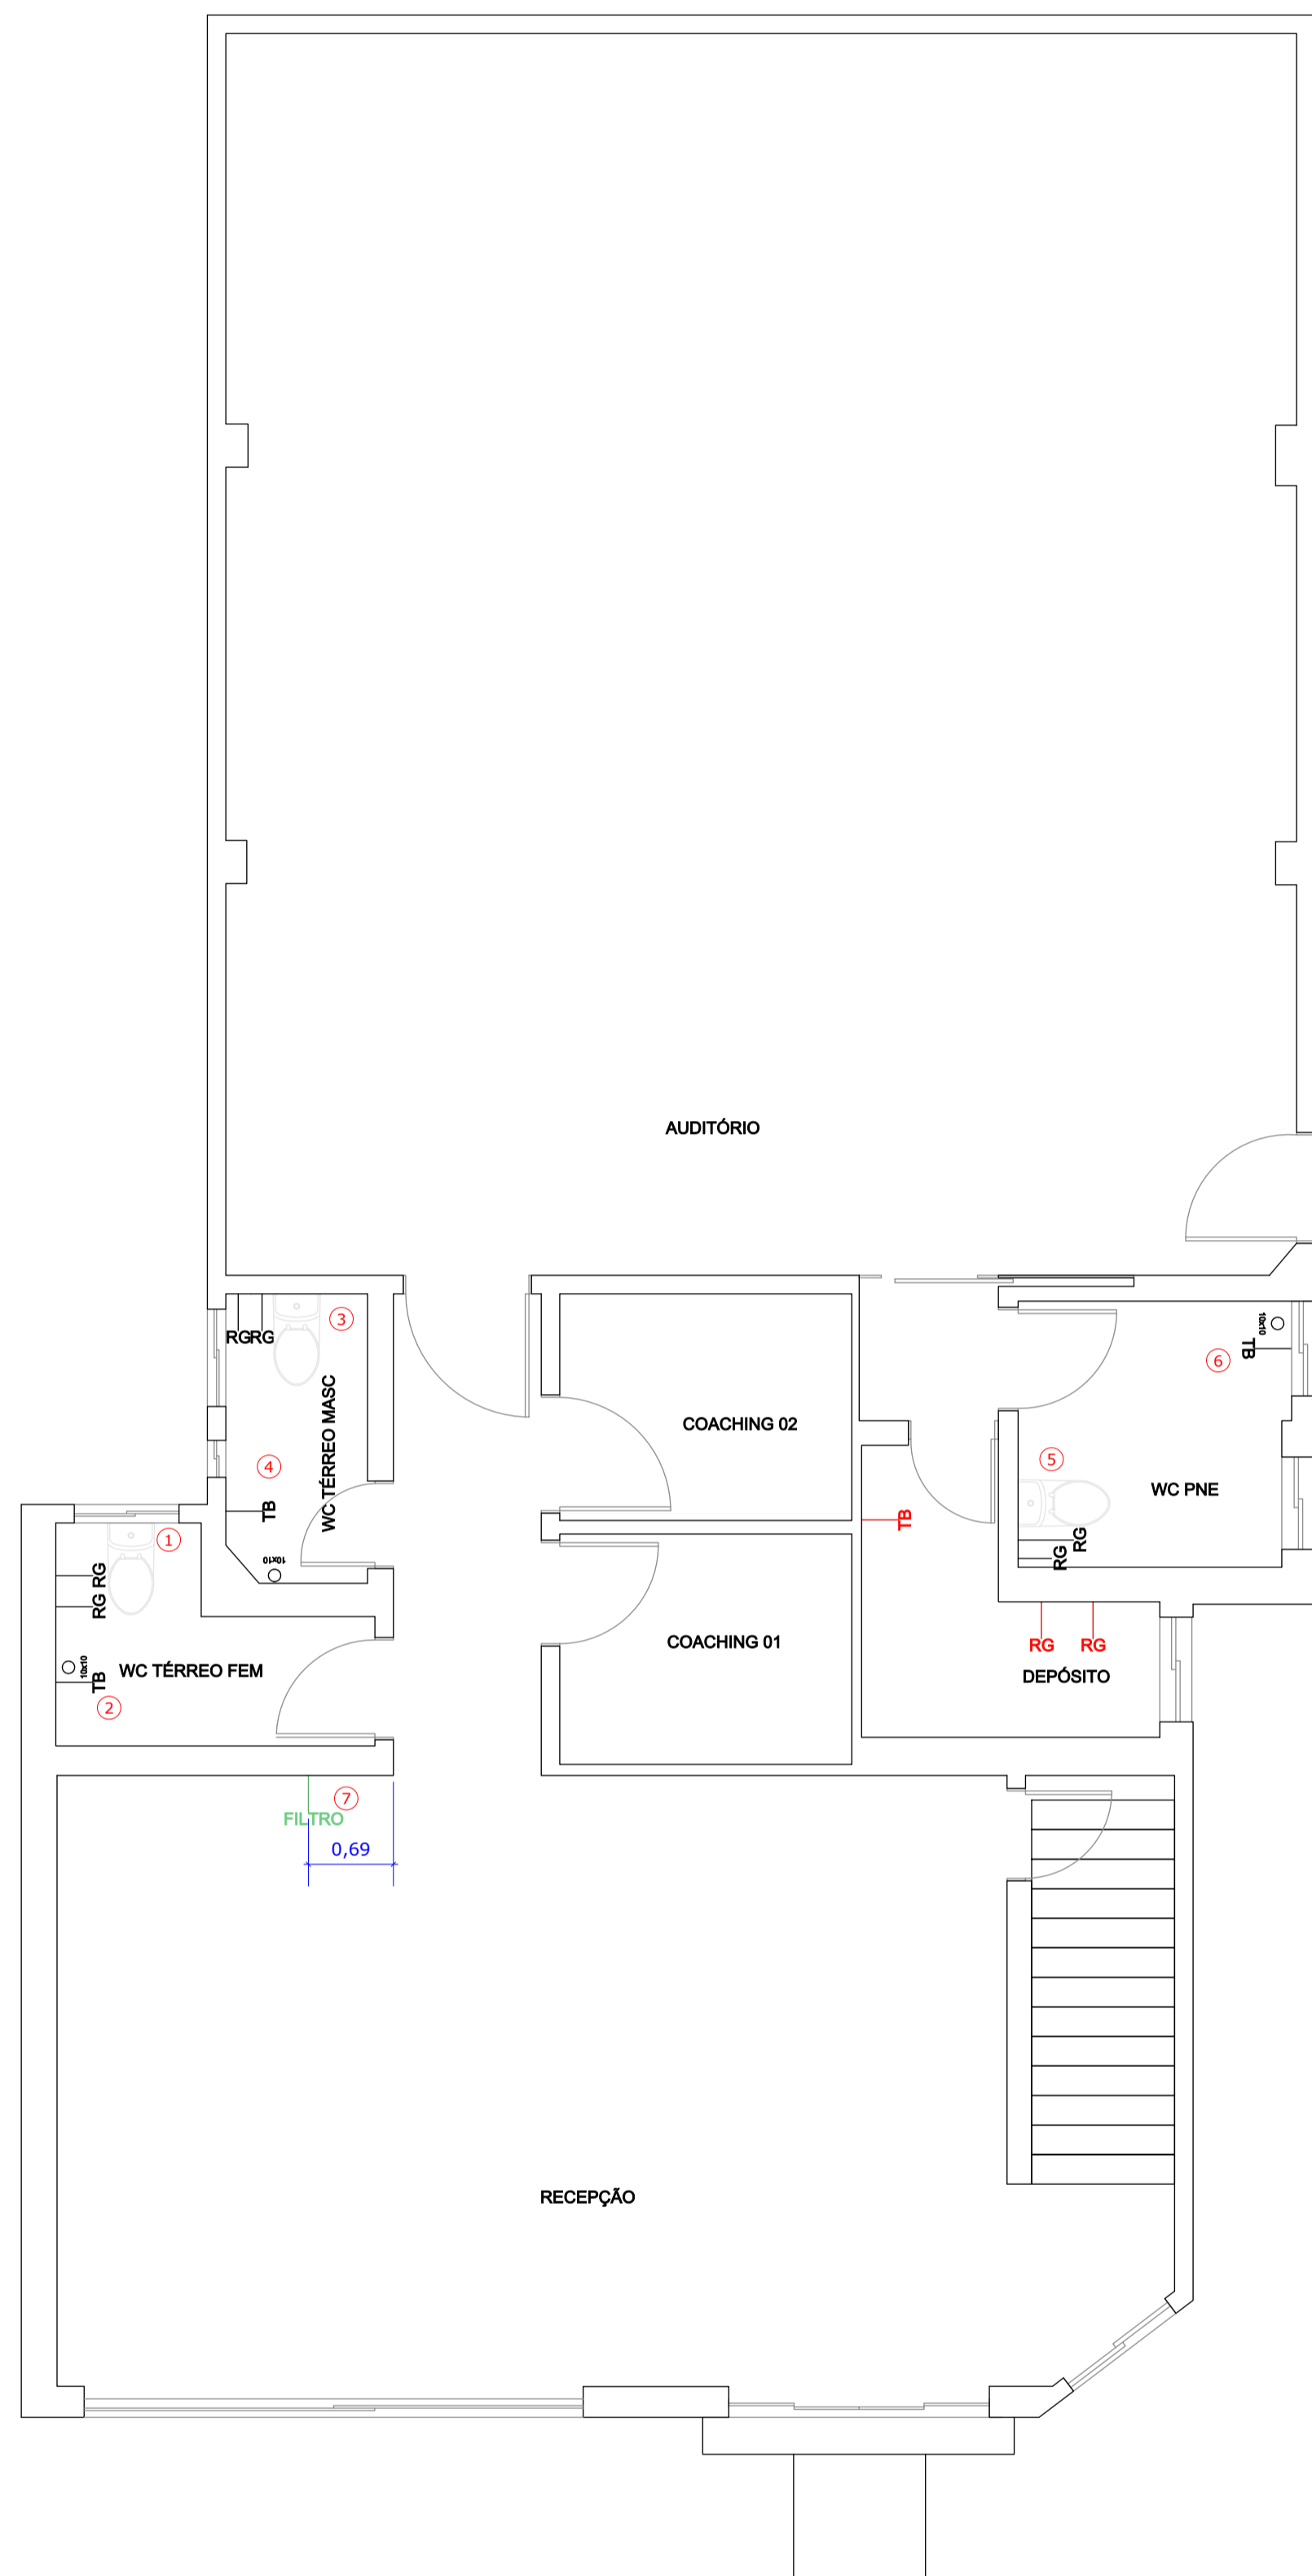

Descompressão / Conveniência	Item	8
	Imagem	
	Quantidade	1
	Descrição	Filtro de parede
	Marca	Definido pelo cliente
	Modelo	Definido pelo cliente
	Cor	-
Dimensão	-	

Copa	Item	9	10
	Imagem		
	Quantidade	1	1
	Descrição	Cuba de embutir	Torneira de bancada
	Marca	Tramontina	Tramontina
	Modelo	Lavinia	Arko
	Cor	Aço Inox pré-polido	Aço Inox
Dimensão	0,40 x 0,34	-	

Item	Descrição	Altura
— RG	Registro de Gaveta	manter
— Filtro	Filtro	1,50m
— TP	Torneira de Parede	-
— TB	Torneira de Bancada	-
○	Ralo	-
	Adicionar Pontos	
	Remover Pontos	
	Manter Pontos	

W.C. Func. FEM.	Item	11	12
	Imagem		
	Quantidade	1	1
	Descrição	Vaso sanitário convencional	Válvula de descarga
	Marca	Roca	Acompanhar marca da base da válvula de descarga
	Modelo	Nexo	Acompanhar modelo da base da válvula de descarga
	Cor	Branca	Dourada
Dimensão	-	-	

W.C. Func. MASC.	Item	13	14
	Imagem		
	Quantidade	1	1
	Descrição	Vaso sanitário convencional	Válvula de descarga
	Marca	Roca	Acompanhar marca da base da válvula de descarga
	Modelo	Nexo	Acompanhar modelo da base da válvula de descarga
	Cor	Branca	Cromado
Dimensão	-	-	

W.C. Superior FEM.	Item	15	16
	Imagem		
	Quantidade	1	1
	Descrição	Vaso sanitário convencional	Válvula de descarga
	Marca	Roca	Acompanhar marca da base da válvula de descarga
	Modelo	Nexo	Acompanhar modelo da base da válvula de descarga
	Cor	Branca	Preta
Dimensão	-	-	

W.C. Superior MASC.	Item	17	18
	Imagem		
	Quantidade	1	1
	Descrição	Vaso sanitário convencional	Válvula de descarga
	Marca	Roca	Acompanhar marca da base da válvula de descarga
	Modelo	Nexo	Acompanhar modelo da base da válvula de descarga
	Cor	Branca	Preta
Dimensão	-	-	

W.C. Térreo FEM.	Item	1	2
	Imagem		
	Quantidade	1	1
	Descrição	Vaso sanitário convencional	Válvula de descarga
	Marca	Roca	Acompanhar marca da base da válvula de descarga
	Modelo	Nexo	Acompanhar modelo da base da válvula de descarga
	Cor	Branca	Preta
Dimensão	-	-	

W.C. Térreo MASC.	Item	3	4
	Imagem		
	Quantidade	1	1
	Descrição	Vaso sanitário convencional	Válvula de descarga
	Marca	Roca	Acompanhar marca da base da válvula de descarga
	Modelo	Nexo	Acompanhar modelo da base da válvula de descarga
	Cor	Branca	Preta
Dimensão	-	-	

W.C. PNE	Item	5	6
	Imagem		
	Quantidade	1	1
	Descrição	Vaso sanitário especial PNE	Válvula de descarga
	Marca	Deca	Acompanhar marca da base da válvula de descarga
	Modelo	Vogue Plus Conforto	Acompanhar modelo da base da válvula de descarga
	Cor	Branca	Preta
Dimensão	-	-	

Receptão	Item	7
	Imagem	
	Quantidade	1
	Descrição	Filtro de parede
	Cor	Definido pelo cliente

NOTA 01: Conferir medidas no local.  
 NOTA 02: Qualquer dúvida consultar os demais projetos e/ou o projetista.  
 NOTA 03: Este projeto não contém cunho/responsabilidade estrutural.  
 NOTA 04: Cotas no eixo dos pontos.  
 NOTA 05: Ralos e Registros em caso de troca, coloca a mesma cor dos metais do ambiente

	Arquiteta: Isabella Gomes Engenheiro Civil: João Carlos Brigagão CREA 5070826371 Contato: (12) 99635-9557 Email: projetosisabellagomes@gmail.com São José dos Campos		
	Proprietário: <b>Vinicius Carlos de Moraes</b>		
Local: <b>Rua Cel. João Cursino, 53 - Vila Adyana - São José dos Campos - SP</b>			
Projeto: <b>Pontos Hidráulicos</b>		Folha:	
Projetista: <b>Isabella Gomes</b>		<b>01/01</b>	
Data: <b>11/09/23</b>	Escala: <b>Indicada</b>	Unidade: <b>Metro</b>	
Tam. Folha: <b>A1</b>	Prancha:	<b>02/12</b>	